



РФ	Государственное бюджетное учреждение Архангельской области "Бюро технической инвентаризации"		Гострой России
Наименование объекта	Архангельская область, городской округ "Город Архангельск", г. Архангельск, пр. Троицкий, дом 5 Театр кукол.	Кв. №	
Наименование чертежа	План подвала		
Директор	О.А.Круглова	Лист № 1	
Чертил	И.А.Дружинина	Кол-во лист. 7	
Проверил	О.А.Круглова	Масштаб: 1:200	
Копировал	И.А.Дружинина	Дата: 24.10.2018г.	
Инд. № 01231832			

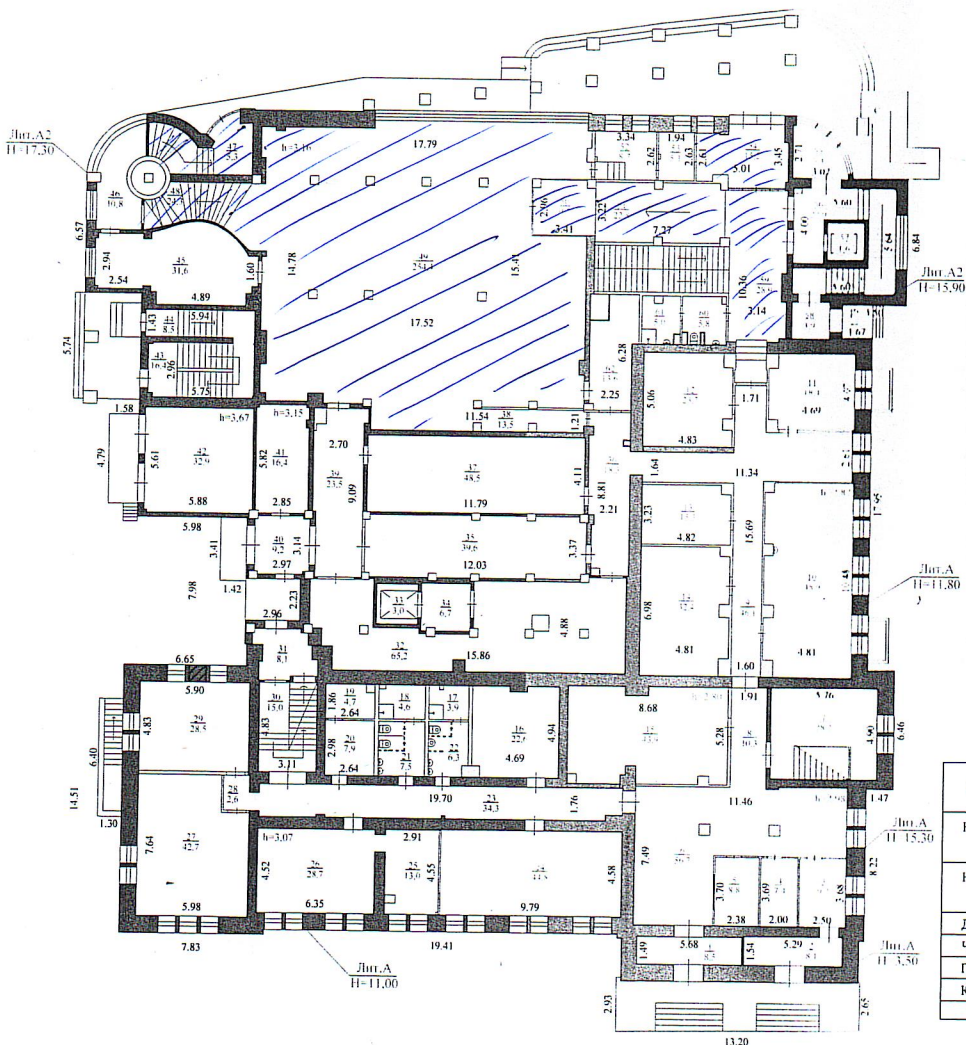

РФ	Государственное бюджетное учреждение Архангельской области "Бюро технической инвентаризации"		Гострой России
Наименование объекта	Архангельская область, городской округ "Город Архангельск", г. Архангельск, пр. Троицкий, дом 5 Театр кукол.	Кв. №	
Наименование чертежа	План 1-го этажа		
Директор	О.А.Круглова	Лист № 2	
Чертил	И.А.Дружинина	Кол-во лист. 7	
Проверил	О.А.Круглова	Масштаб: 1:200	
Копировал	И.А.Дружинина	Дата: 24.10.2018г.	
Инд. № 01231832			

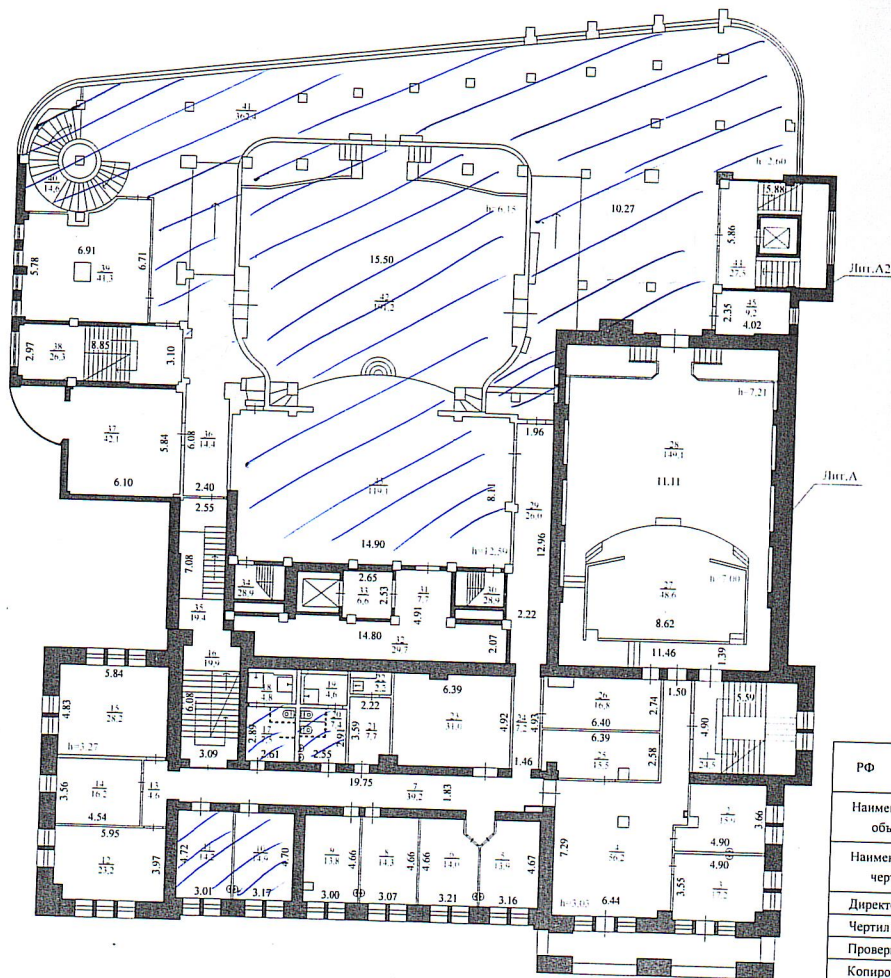

РФ	Государственное бюджетное учреждение Архангельской области "Бюро технической инвентаризации"		Госстрой России
Наименование объекта	Архангельская область, городской округ "Город Архангельск", г. Архангельск, пр. Троицкий, дом 5 Театр кукол.		Кв. №
Наименование чертежа	План 2-го этажа		
Директор	<i>[Signature]</i> О.А.Круглова	Лист № 3	
Чертил	<i>[Signature]</i> И.А.Дружинина	Кол-во лист. 7	
Проверил	<i>[Signature]</i> О.А.Круглова	Масштаб: 1:200	
Копировал	<i>[Signature]</i> И.А.Дружинина	Дата: 24.10.2018г.	
		Инв. № 01231832	